



仮設計画図(1)
小日浦一号橋


施工フロー

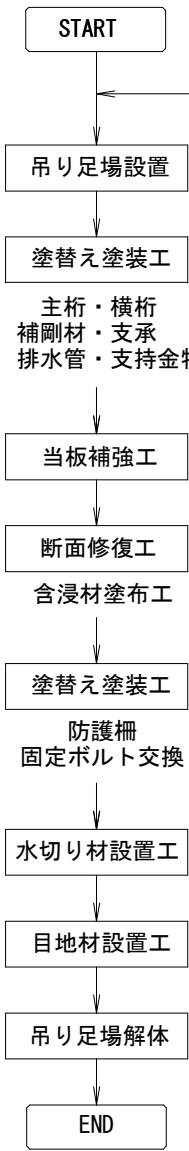


平面図 S=1/30

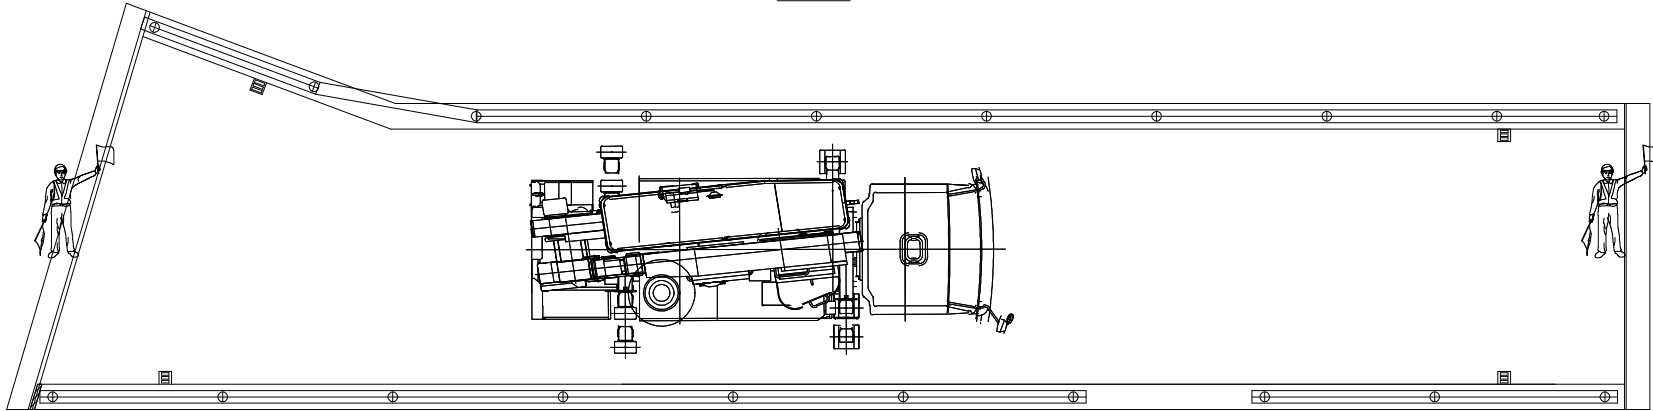


断面図 S=1/40

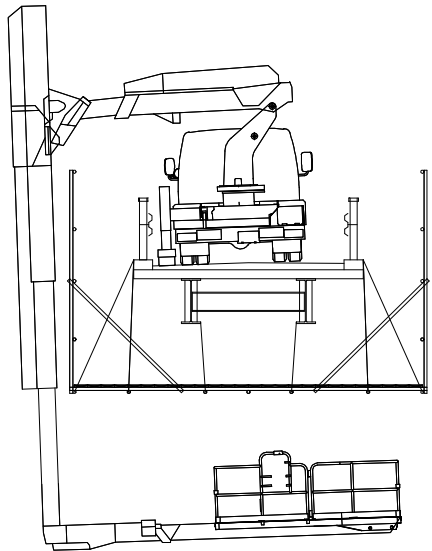

吊り足場組立フロー

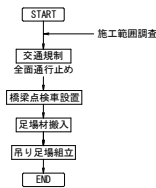

吊り足場解体フロー

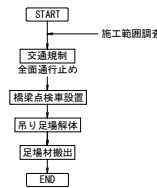

実施図

高知県		越知町	
施工年度	令和7年度	工事番号	令7老対第2号
工事名	町道小日浦線 小日浦一号橋修繕工事		
図面名称	仮設計画図(1)		
図面番号	6/12	縮尺	図 示
路線名	町道小日浦線		
工事場所	高知県高岡郡越知町	南ノ川(小日浦)	